
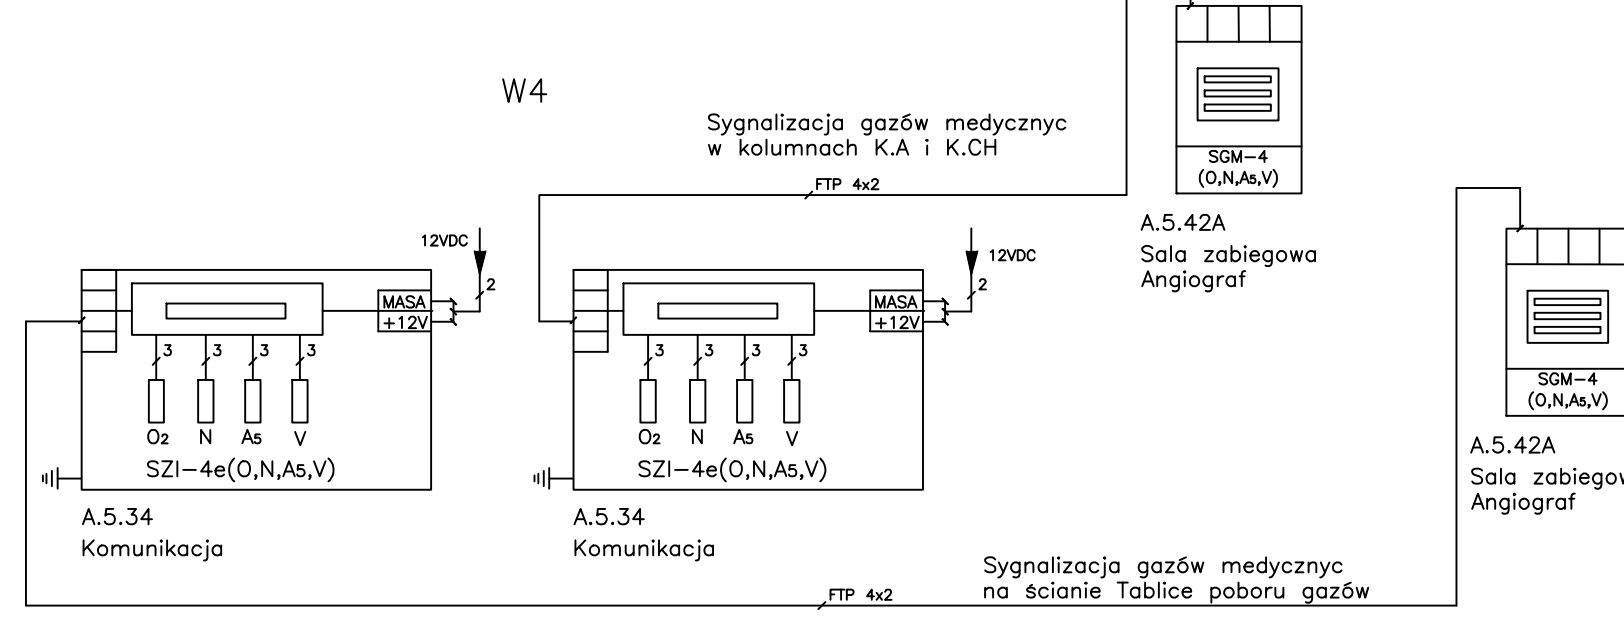
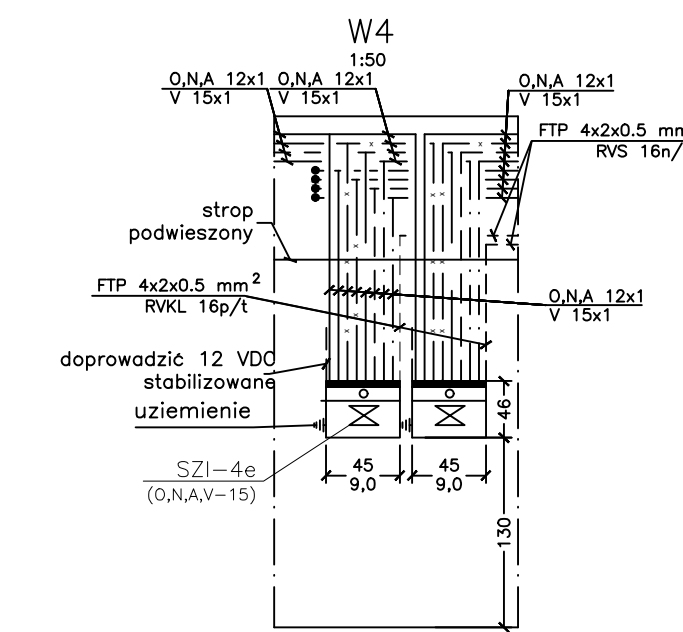
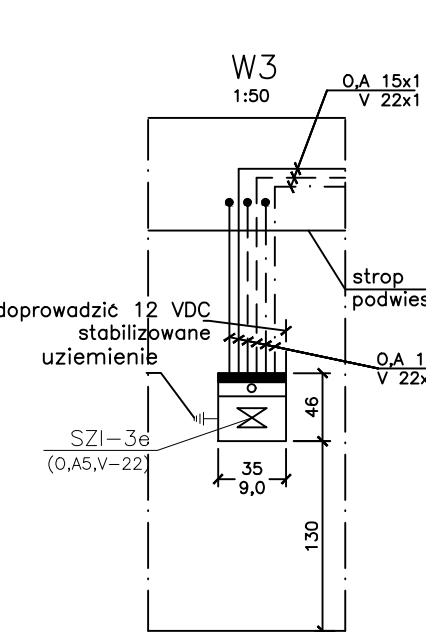
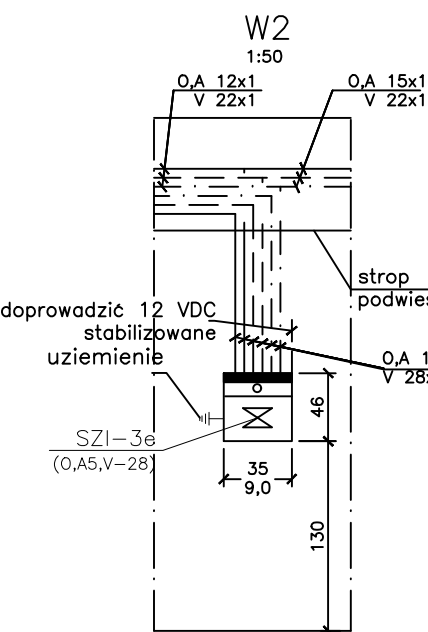


ODDZIAŁ NEUROLOGI - BLOK A- 36 ŁÓŻKA


ŁĄCZNIE 40 ŁÓŻEK

OŚRODEK UDAROWY ZAKŁAD
RADIOLOGII ZABIEGOWEJ 4 ŁÓŻKA

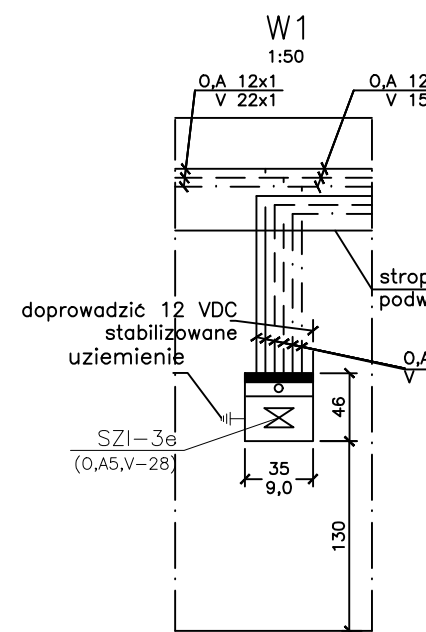

- UWAGA:
1. Zawory odcinające instalacje na kondygnacji montować w szachcie instalacyjnym zamykającym na klucz, zapewniając dostęp tylko personelowi technicznemu.
 2. Ostateczne usytuowanie Paneli IOM, KA i KCH, tablic poboru gazów TPG, opraw nadświetlowych i punktów poboru gazów medycznych należy uzgodnić z użytkownikiem po ustaleniu dostawcy urządzeń.
 3. Rurociągi wyrzutowe z punktów odciążu gazów wyprowadzić na zewnątrz i zabezpieczyć.
 4. Rurociągi instalacji gazów medycznych zajmują na rys. dużą powierzchnię, w rzeczywistości montowane będą tylko w części przestrzeni. Instalacje gazów medycznych są montowane po wykonaniu wentylacji, klimatyzacji i instalacji sanitarnych.
 5. Linia grubą zaznaczono ETAP I linią cieniłą etap II

- Oznaczenia:
- SZI-3e(O,As,V) - Strefowy Zespół Kontrolny gazów medycznych z sygnalizatorem dla trzech gazów (O₂,As,V)
 - SZI-4e(O,N,As,V) - Strefowy Zespół Kontrolny gazów medycznych z sygnalizatorem dla czterech gazów (O₂,N,As,V)
 - SGM-3(O,As,V) - Sygnalizator gazów medycznych dla trzech gazów (O₂,As,V)
 - SGM-4(O,N,As,V) - Sygnalizator gazów medycznych dla czterech gazów (O₂,N,As,V)

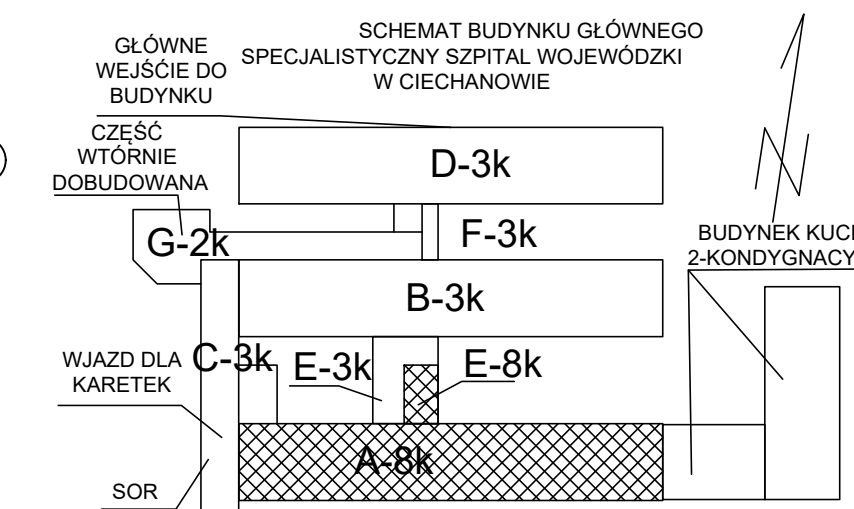

JEDNOSTKA PROJEKTOWA: WPU WOJEWÓDZKIE PRZEDSIĘBIORSTWO USŁUG INWESTYCYJNYCH ul. Warszawska 70, 06-400 Ciechanów www.wpui.cnow.pl, email: biuro@wpui.pl, tel.: (23) 672 29 64	
ZADANIE: PRZEBUDOWA POMIESZCZEŃ ODDZIAŁU NEUROLOGII WNĄZ PRZEBUDOWA POMIESZCZEŃ ODDZIAŁU CHIRURGII OGÓLNEJ NA ODDZIAŁ NEUROLOGII OŚRODEK UDAROWY NA 4 PIĘTRZE W SPECJALISTYCZNYM SZPITALU WOJEWÓDZKIM W CIECHANOWIE ETAP I	
INWESTOR: SPECJALISTYCZNY SZPITAL WOJEWÓDZKI W CIECHANOWIE 06-400 CIECHANÓW, UL. POWSTAŃCÓW WIELKOPOLSKICH 2	
ADRES INWESTYCJI: 06-400 Ciechanów, ul. Powstańców Wielkopolskich 2, dz. nr. 4306/28 z obrębem SRÓDMIEŚCIE	
BRANŻA: INSTALACJE GAZÓW MEDYCZNYCH	
STADIUM: PROJEKT BUDOWLANY WYKONAWCZY	
TEMAT: RZUT PIĘTRA 4 - ETAP I	
OPRACOWAŁ: mgr inż. Ireneusz Wępczowski	DATA: 13.07.2020
PROJEKTANT: mgr inż. Arkadiusz Kępczyński ul. Warszawska 70, 06-400 Ciechanów www.wpui.cnow.pl, email: biuro@wpui.pl, tel.: (23) 672 29 64	SKALA: 1 : 100
SPRAWDZAJĄCY: mgr inż. Piotr Kujawa ul. Warszawska 70, 06-400 Ciechanów www.wpui.cnow.pl, email: biuro@wpui.pl, tel.: (23) 672 29 64	NR RYS: GM-01