


LEGENDA

- instalacja nawiewna
- instalacja nawiewna
- instalacja nawiewna
- instalacja nawiewna ANGIOGRAF
- instalacja nawiewna OIOM
- instalacja wywiewna
- instalacja wywiewna ANGIOGRAF
- instalacja wywiewna OIOM
- instalacja klimatyzacji
- instalacja skroplin
- wentylator wyciągowy
- wentylator kanałowy
- nagrzewnica ele. kanałowa
- filtr
- tłumik wentylacyjny
- kłapa ppoż.
- kłapa zwrotna

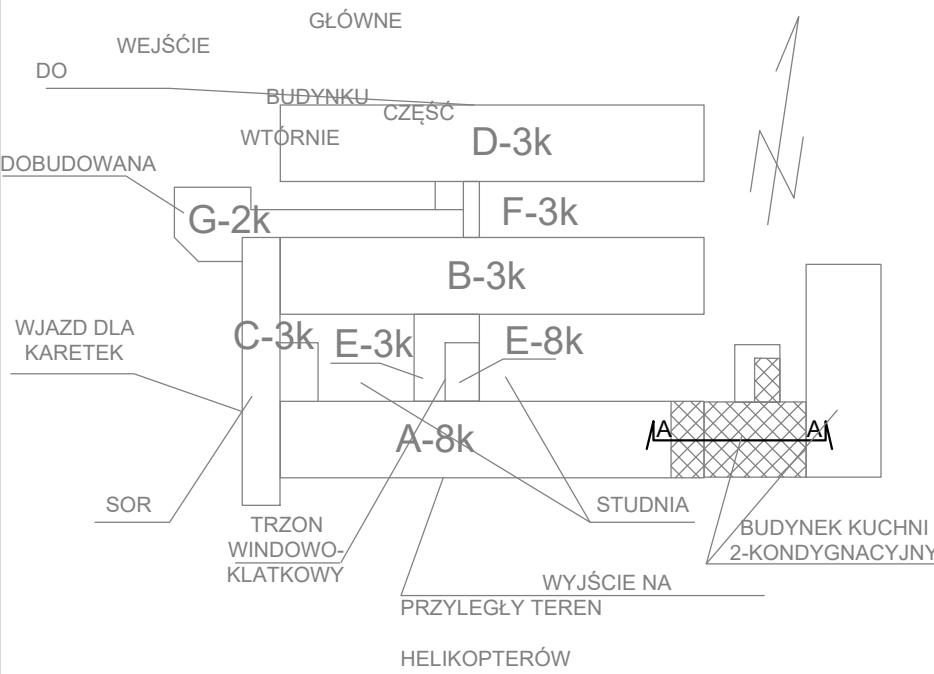

JEDNOSTKA PROJEKTOWA:  
**WPU** WOJEWÓDZKIE PRZEDSIĘBIORSTWO USŁUG INWESTYCYJNYCH  
ul. Warszawska 70, 06-400 Ciechanów  
www.wpui.cnow.pl, email: biuro@wpui.pl, tel : (23) 672 29 64

ZADANIE:  
PRZEBUDOWA POMIESZCZEŃ ODDZIAŁU NEUROLOGII WRAZ Z PRZEBUDOWĄ POMIESZCZEŃ ODDZIAŁU CHIRURGII OGÓLNEJ NA ODDZIAŁ NEUROLOGII I OŚRODKA UDAROWY NA 4 PIĘTRZE W SPECJALISTYCZNYM SZPITALU WOJEWÓDZKIM W CIECHANOWIE. ETAP II

INWESTOR:  
SPECJALISTYCZNY SZPITAL WOJEWÓDZKI W CIECHANOWIE, Samodzielny Publiczny Zakład Opieki Zdrowotnej 06-400 CIECHANÓW, UL. POWSTAŃCÓW WIELKOPOLSKICH 2

ADRES INWESTYCJI:  
06-400 Ciechanów, ul. Powstańców Wielkopolskich 2, dz. ew. nr. 4306/28 z obrębem ŚRÓDMIEŚCIE

BRANŻA: SANITARNA

STADIUM: PROJEKT BUDOWLANO- WYKONAWCZY

TEMAT: INSTALACJA WENTYLACJI I KLIMATYZACJI-RZUT PIĘTRA 4-PRZEKRÓJ 2-2

OPRACOWAŁ:  
mgr inż. Rafał Górecki

DATA: 12.08.2020

PROJEKTANT  
mgr inż. Anna Kałuska  
nr upr. SI-418/79

SKALA: 1 : 100

SPRAWDZAJĄCY  
mgr inż. Arkadiusz Kępczyński  
nr upr. MA20212/PWOS/09

NR RYS: W-04