


UWAGA:

1. Zawory odcinające instalacje na kondygnacji montować w szachtach instalacyjnym zamkniętym na klucz.
2. Ostateczne usytuowanie Paneli IOM, Kolumn KA. i KCH,, tablic poboru gazów TPG należy uzgodnić z użytkownikiem po ustaleniu dostawcy urządzeń.
3. Rurociągi wyrzutowe z punktów odciagu gazów wyprowadzić na zewnątrz i zabezpieczyć.
4. Rurociągi instalacji gazów medycznych zajmują na rys. dużą powierzchnię, w rzeczywistości montowane będą tylko w części przestrzeni.
5. Instalacje gazów medycznych są montowane po wykonaniu wentylacji, klimatyzacji i instalacji sanitarnych.

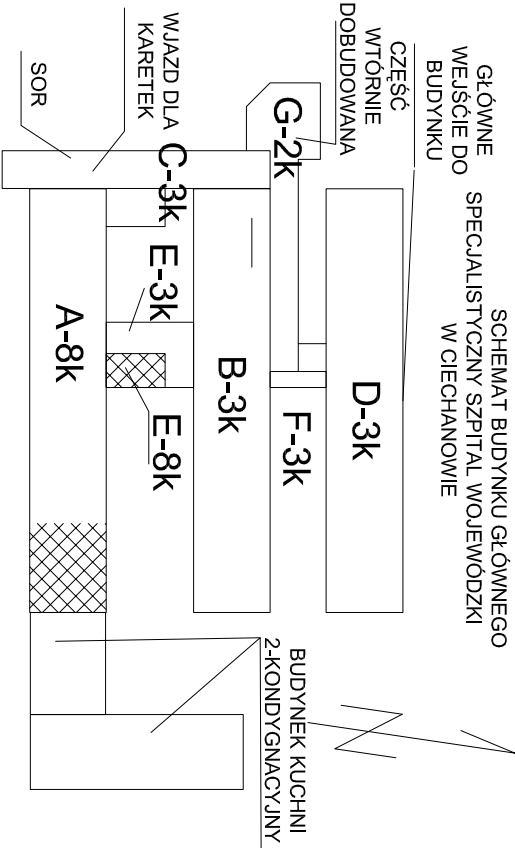

JEDNOSTKA PROJEKTOWA:	
WOJEWODZKIE PRZEDSIĘBIORSTWO USŁUG INWESTYCYJNYCH	
ul. Warszawska 70, 06-400 Ciechanów	
www.wpui.cnow.pl, email: biuro@wpui.pl, tel : (23) 672 29 64	
ZADANIE:	
PRZEBUDOWA POMIESZCZEŃ ODDZIAŁU NEUROLOGII	
WRAZ Z PRZEBUDOWĄ POMIESZCZEŃ ODDZIAŁU CHIRURGII OGÓLNEJ	
NA ODDZIAŁ NEUROLOGII I OŚRODEK UDAROWY NA 4 PIĘTRZE	
W SPECJALISTYCZNYM SZPITALU WOJEWODZKIM W CIECHANOWIE	
ETAP II	
INWESTOR:	
SPECJALISTYCZNY SZPITAL WOJEWODZKI W CIECHANOWIE	
06-400 CIECHANÓW, UL. POWSTANCÓW WIELKOPOLSKICH 2	
ADRES INWESTYCJI:	
06-400 Ciechanów, ul. Powstańców Wielkopolskich 2, dz. ew. nr. 4306/28 z obrębu ŚRÓDMIEŚCIE	
BRANŻA: INSTALACJE GAZÓW MEDYCZNYCH	
STADIUM: PROJEKT BUDOWLANY WYKONAWCZY	
TEMAT: AKSONOMETRIA - ETAP II	
OPRACOWAŁ:	
mgr inż. Ireneusz Werpachowski	
PROJEKTANT:	
mgr inż. Arkadiusz Kępczyński	
upr. do projekt. bez ograniczeń w specjalności	
Instalacyjnej nr upr. MAZ027PPO/OS/08	
SPRAWDZAJĄCY:	
mgr inż. Piotr Kujawa	
upr. do projekt. bez ograniczeń w specjalności	
Instalacyjnej sanitarniej nr upr. MAZ0077PPO/OS/13	
DATA: 13.07.2020	
SKALA: 1 : 100	
NR RYS: GM-02	