


LEGENDA

- ZAKRES OPRACOWANIA
 - ściany istniejące
 - ściany projektowane
 - ETAP I - ODDZIAŁ NEUROLOGII
 - ETAP II - OŚRODEK UDAROWY
ZAKŁAD RADIOLOGII ZABIEGOWEJ
- symbol bloku budynku
- numer kondygnacji
- numer pomieszczenia
- nazwa pomieszczenia
- wykończenie sufitu
- wykończenie ścian
- wykończenie posadzki
- ściana oddzielenia pożarowego REI 120
ściana oddzielenia pożarowego REI 60
dojścia ewakuacyjne

LEGENDA

- instalacja nawiewna
- instalacja nawiewna
- instalacja nawiewna
- instalacja nawiewna ANGIOGRAF
- instalacja nawiewna OIOM
- instalacja wywiewna
- instalacja wywiewna ANGIOGRAF
- instalacja wywiewna OIOM
- instalacja klimatyzacji
- instalacja skroplin
- wentylator wyciągowy
- wentylator kanałowy
- nagrzewnica ele. kanałowa
- filtr
- tłumik wentylacyjny
- kłapa ppoż.
- kłapa zwrotna

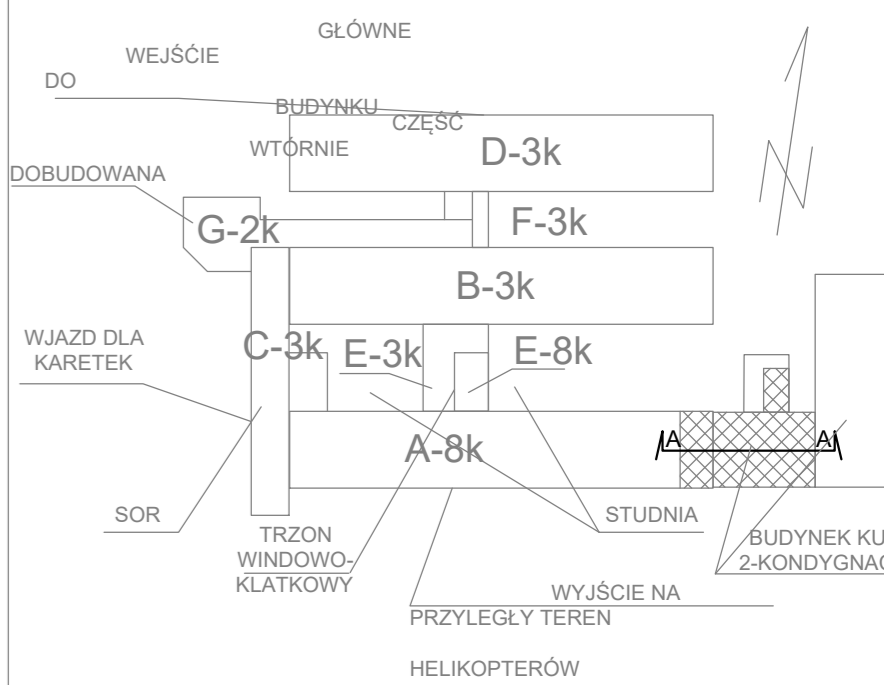

JEDNOSTKA PROJEKTOWA:
WPU
WOJEWÓDZKIE PRZEDSIĘBIORSTWO USŁUG INWESTYCYJNYCH
ul. Warszawska 70, 06-400 Ciechanów
www.wpui.onow.pl, email: biuro@wpui.pl, tel.: (23) 672 29 64

ZADANIE:
PRZEBUDOWA POMIESZCZEŃ ODDZIAŁU NEUROLOGII WRAZ Z PRZEBUDOWĄ POMIESZCZEŃ ODDZIAŁU
CHIRURGII OGÓLNEJ NA ODDZIAŁ NEUROLOGII I OŚRODKA UDAROWY NA 4 PIĘTRZE W SPECJALISTYCZNYM
SZPITALU WOJEWÓDZKIM W CIECHANOWIE. ETAP II

INWESTOR:
SPECJALISTYCZNY SZPITAL WOJEWÓDZKI W CIECHANOWIE, Samodzielny Publiczny Zakład Opieki Zdrowotnej
06-400 CIECHANÓW, UL. POWSTAŃCÓW WIELKOPOLSKICH 2

ADRES INWESTYCJI:
06-400 Ciechanów, ul. Powstańców Wielkopolskich 2, dz. ew. nr. 4306/28 z obręb. ŚRÓDMEŚCIE

BRANŻA: SANITARNA

STADIUM: PROJEKT BUDOWLANO-WYKONAWCZY

TEMAT: INSTALACJA WENTYLACJI I KLIMATYZACJI-RZUT PIĘTRA 4-ETAPII

PROJEKTANT
mgr inż. Anna Kaluska
nr dop. 54-18179

SPRAWDZAJĄCY
mgr inż. Arkadiusz Kępczyński
nr dop. 1402012PWO009

OPRACOWAŁ
mgr inż. Rafał Gorecki

DATA: 12.08.2020

SKALA: 1 : 100

NR RYS: W-02