


- LEGENDA
- instalacja C.T. zasilanie
 - instalacja C.T. powrót

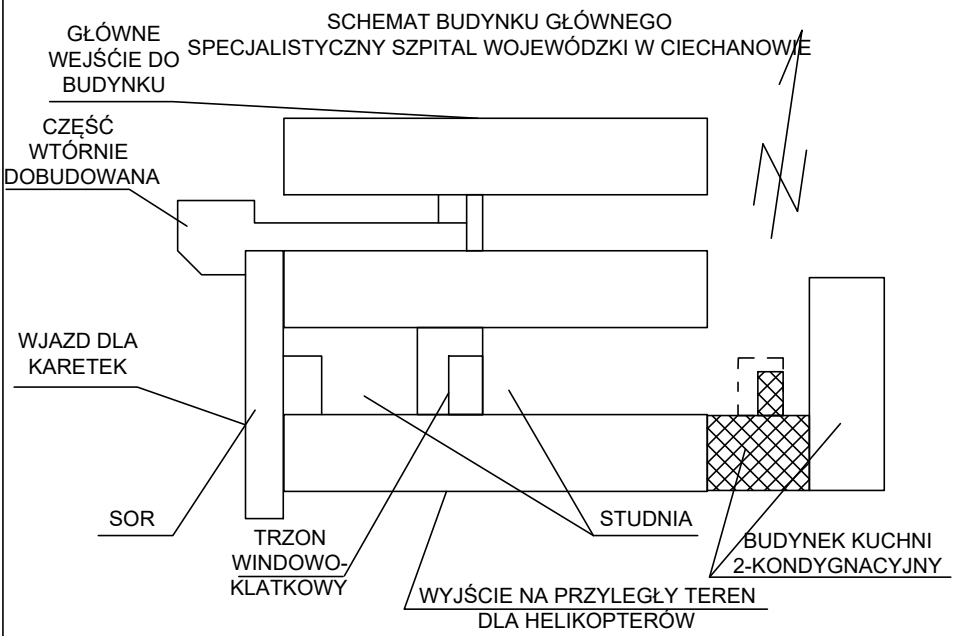

JEDNOSTKA PROJEKTOWA:
WPUI WOJEWÓDZKIE PRZEDSIĘBIORSTWO USŁUG INWESTYCYJNYCH
ul. Warszawska 70, 06-400 Ciechanów
www.wpui.cnow.pl, email: biuro@wpui.pl, tel : (23) 672 29 64

ZADANIE:
PRZEBUDOWA POMIESZCZEŃ ODDZIAŁU DZIECIĘCEGO ORAZ
ZMIANA SPOSOBU UŻYTKOWANIA POMIESZCZEŃ KUCHNI SZPITALNEJ
NA ODDZIAŁ DZIECIĘCY WRAZ Z ROZBUDOWĄ NA PARTERZE WYSOKIM
W SPECJALISTYCZNYM SZPITALU WOJEWÓDZKIM W CIECHANOWIE

INWESTOR:
SPECJALISTYCZNY SZPITAL WOJEWÓDZKI W CIECHANOWIE
06-400 CIECHANÓW, UL. POWSTAŃCÓW WIELKOPOLSKICH 2

ADRES INWESTYCJI:
06-400 Ciechanów, ul. Powstańców Wielkopolskich 2, dz. ew. nr. 4306/28 z obrębu SRÓDMIEŚCIE

BRANŻA: SANITARNA
STADIUM: PROJEKT BUDOWLANO - WYKONAWCZY
TEMAT: INSTALACJA CIEPŁA TECHNOLOGICZNEGO RZUT DACHU

PROJEKTANT mgr inż. Arkadiusz Kępczyński <small>nr opt. MAZ/0212/PW/GS/09</small>	DATA: 15.08.2020
SPRAWDZAJĄCY mgr inż. Piotr Kujawa <small>nr opt. MAZ/0071/PW/GS/13</small>	SKALA: 1 : 100
OPRACOWAŁ mgr inż. Daniel Telkowski	NR RYS: IS-07