


- UWAGA:
1. Zawory odcinające instalacje na kondygnacji montować w szachcie instalacyjnym zamykanym na klucz, zapewniając dostęp tylko peronelowi technicznemu.
 2. Ostateczne usytuowanie punktów poboru gazów medycznych należy uzgodnić z użytkownikami.
 3. Rurociągi wyrzutowe z punktów odciagu gazów wyprowadzić na zewnątrz i zabezpieczyć.
 4. Rurociągi instalacji gazów medycznych zajmują na rys. dużą powierzchnię, w rzeczywistości montowane będą tylko w części przestrzeni. Instalacje gazów medycznych są montowane po wykonaniu wentylacji, klimatyzacji i instalacji sanitarnych.
 5. Linię grubą zaznaczono instalacje nowoprojektowane linią cienką istniejące

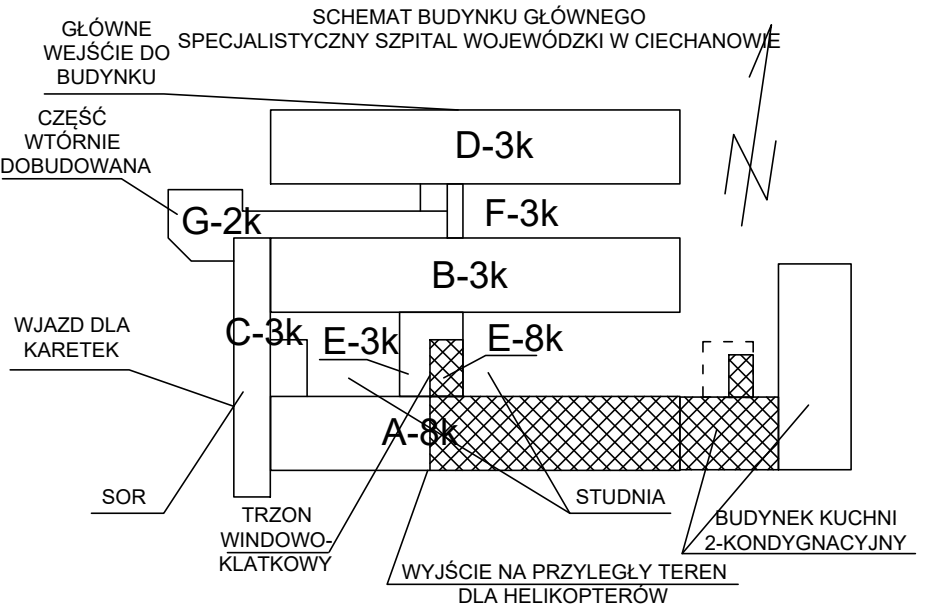

JEDNOSTKA PROJEKTOWA: WPUi WOJEWÓDZKIE PRZEDSIĘBIORSTWO USŁUG INWESTYCYJNYCH ul. Warszawska 70, 06-400 Ciechanów www.wpui.cnow.pl, email: biuro@wpui.pl, tel.: (23) 672 29 64	
ZADANIE: PRZEBUDOWA POMIESZCZEN ODDZIAŁU DZIECIĘCEGO ORAZ ZMIANA SPOSOBU UŻYTKOWANIA POMIESZCZEN KUCHNI SZPITALNEJ NA ODDZIAŁ DZIECIĘCY WRAZ Z ROZBUDOWĄ NA PARTERZE WYSOKIM W SPECJALISTYCZNYM SZPITALU WOJEWÓDZKIM W CIECHANOWIE	
INWESTOR: SPECJALISTYCZNY SZPITAL WOJEWÓDZKI W CIECHANOWIE, Samodzielny Publiczny Zakład Opieki Zdrowotnej 06-400 CIECHANÓW, UL. POWSTAŃCÓW WIELKOPOLSKICH 2	
ADRES INWESTYCJI: 06-400 Ciechanów, ul. Powstańców Wielkopolskich 2, dz. ew. nr. 4306/28 z obrębem ŚRÓDMIEŚCIE	
BRANŻA: INSTALACJE GAZÓW MEDYCZNYCH	
STADIUM: PROJEKT BUDOWLANY WYKONAWCZY	
TEMAT: AKSONOMETRIA	
mgr inż. Ireneusz Werpachowski	DATA: 21.07.2020
PROJEKTANT mgr inż. Arkadiusz Kępczyński opr. do projektu, bez ograniczeń w specjalności Instalacyjnej nr upr. MAZ/0212/PWOS/09	SKALA: 1 : 100
SPRAWDZAJĄCY mgr inż. Piotr Kujawa opr. do projektu, bez ograniczeń w specjalności Instalacyjnej sanitarnej nr upr. MAZ/0077/PWOS/13	NR RYS: GM-02