


Schemat ideowy instalacji SSP

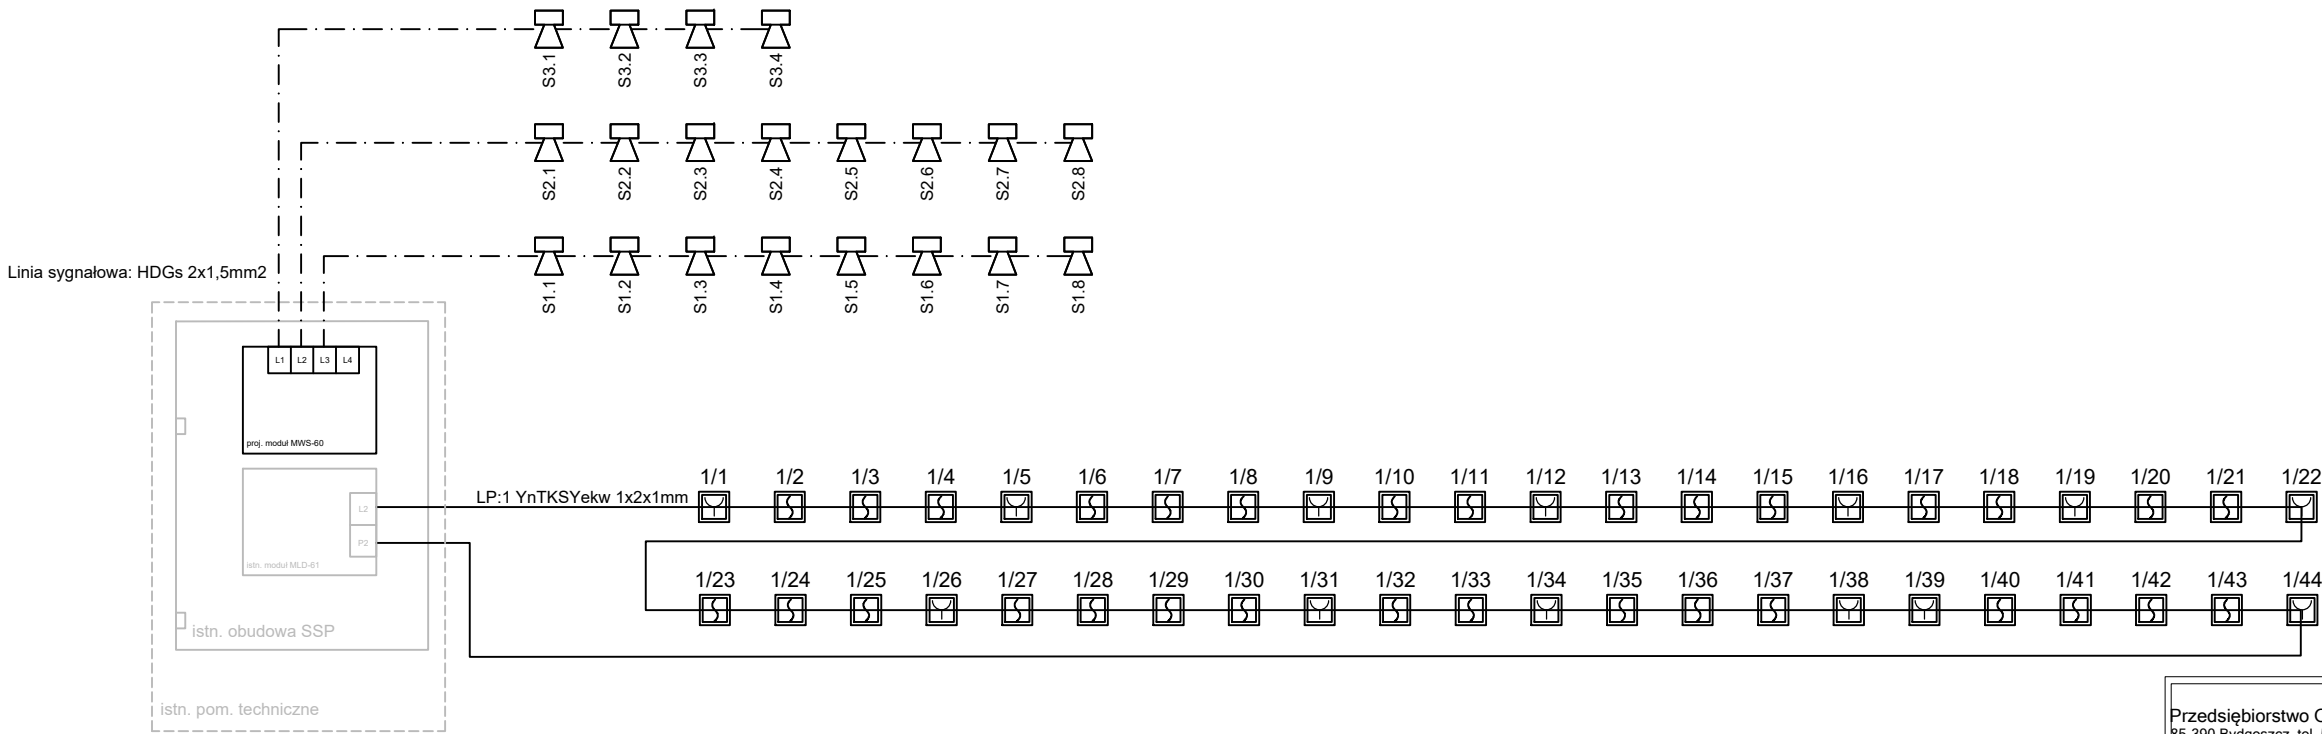

LEGENDA:

	Czujka optyczna
	Ręczny ostrzegacz pożarowy (ROP)
	Moduł wejść/wyjść 4/4
	Sygnalizator optyczno-akustyczny

Przedsiębiorstwo Organizacji Inwestycji Allplan Sp. z o.o. ul. Małoniowa 14, 85-390 Bydgoszcz, tel. 52 348 84 10, fax 52 348 84 11 e-mail: biuro@allplan.com.pl, www.allplan.com.pl NIP: 967-125-78-54		
FAZA / PHASE: Projekt techniczny		
TYTUŁ / SUBJECT: PRZEBUDOWA PODZIEMNYCH TUNELI KOMUNIKACYJNYCH W SPECJALISTYCZNYM SZPITALU WOJEWÓDZKIM W CIECHANOWIE		
ADRES / ADDRESS: UL. POWSTAŃCÓW WIELKOPOLSKICH 2, 08-400 CIECHANÓW DZ. NR 4306/28 OBR. ŚRÓDMIEŚCIE		
BRANŻA / INDUSTRY: INSTALACJE ELEKTRYCZNE		
INWESTOR / CLIENT: SPECJALISTYCZNY SZPITAL WOJEWÓDZKI W CIECHANOWIE SAMODZIELNY PUBLICZNY ZAKŁAD OPIEKI ZDROWOTNEJ		
PROJEKTANT / DESIGNER MGR INŻ. DARIUSZ NARUSZEWICZ		
NR DEC. O NADANIU UPRAWNIEN WAM/0068/PWOE/11		
PODPIS / SIGNATURE		
SPECJALNOŚĆ / SPECIALTY Uprawnienia budowlane do projektowania i kierowania robotami budowlanymi bez ograniczeń w specjalności instalacyjnej w zakresie sieci, instalacji i urządzeń elektrycznych i elektroenergetycznych		
SPRAWDZIŁ/VERIFIED BY MGR INŻ. TOMASZ NIEDŹWIECKI		
NR DEC. O NADANIU UPRAWNIEN PDL/0058/POOE/11		
PODPIS / SIGNATURE		
OPRACOWANIE / DRAFTED BY MGR INŻ. ADAM PUSTELNIK		
PODPIS / SIGNATURE		
TEMAT / SUBJECT Schemat ideowy instalacji SSP		NR RYSUNKU / DRAWING NUMBER E-03
DATA / DATE MARZEC 2021		SKALA / SCALE b/s