


Widok projektowanej szafy RACK PPD

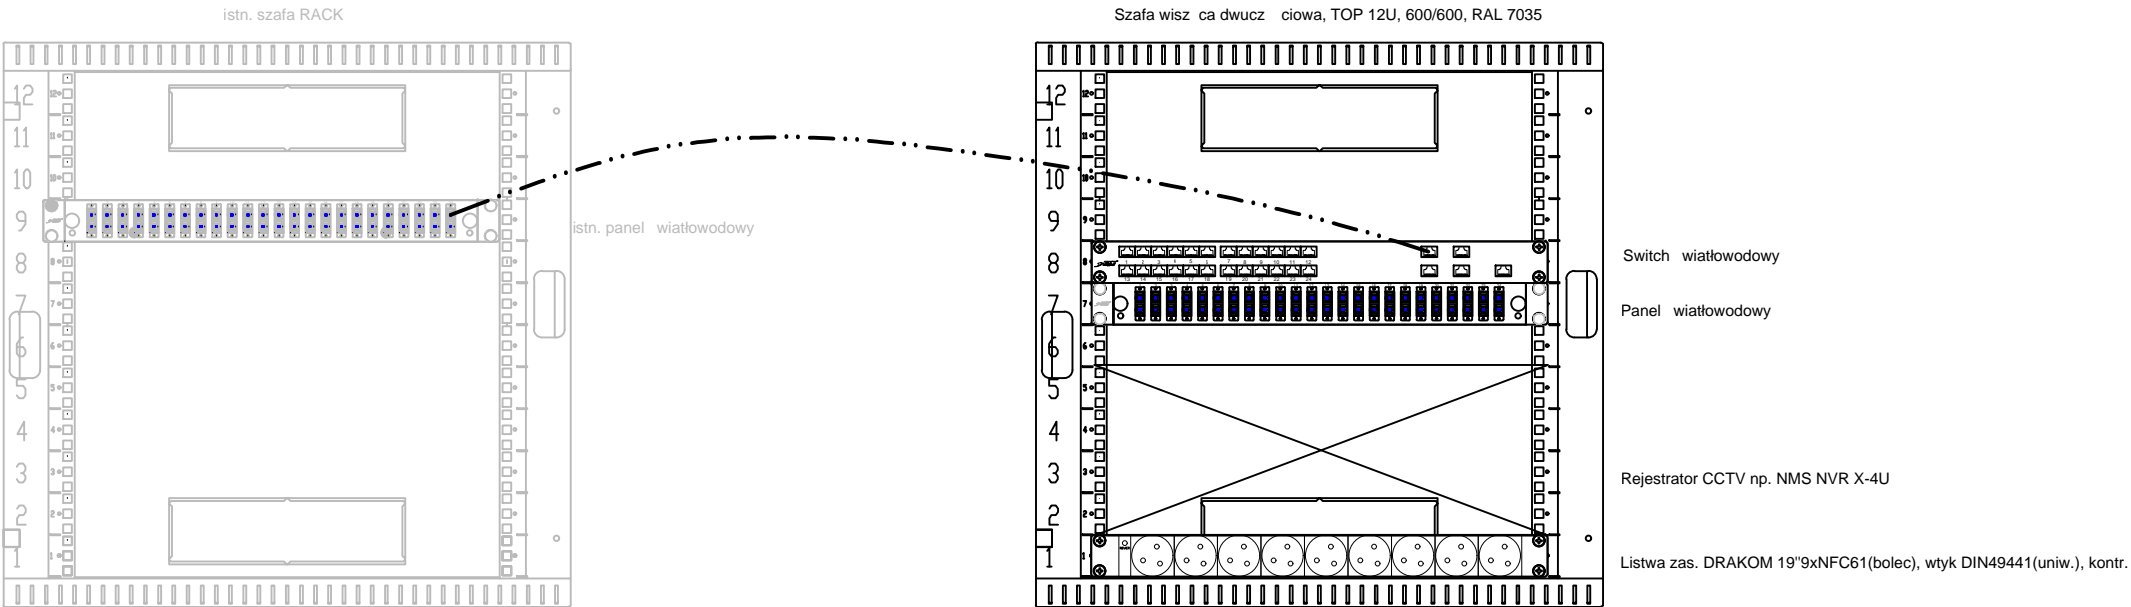

LEGENDA:

--- proj. światłowód SM 9/125, 24J

PrinYXg] V]crgk c Of[ Ub]nUW]l bk YghmVA`d'Ub Sd. n c.c. ul. Mahoniowa 14, 85-390 Bydgoszcz, tel. 52 348 84 10, fax 52 348 84 11 e-mail: biuro@alplan.com.pl, www.alplan.com.pl NIP: 967-125-78-54		
FAZA / PHASE:		
Projekt wykonawczy		
TYTUŁ / SUBJECT:		
PRZEBUDOWA PODZIEMNYCH TUNELI KOMUNIKACYJNYCH W SPECJALISTYCZNYM SZPITALU WOJEWÓDZKIM W CIECHANOWIE		
ADRES / ADDRESS:		
UL. POWSTAŃCÓW WIELKOPOLSKICH 2, 08-400 CIECHANÓW DZ. NR 4306/28 OBR. RÓDMIE CIE		
BRANŻA / INDUSTRY:		
INSTALACJE ELEKTRYCZNE		
INWESTOR / CLIENT:		
SPECJALISTYCZNY SZPITAL WOJEWÓDZKI W CIECHANOWIE SAMODZIELNY PUBLICZNY ZAKŁAD OPIEKI ZDROWOTNEJ		
PROJEKTANT / DESIGNER		
MGR INŻ. DARIUSZ NARUSZEWICZ		
NR DEC. O NADANIU UPRAWNIENIA		
WAM/0068/PWOE/11		
PODPIS / SIGNATURE		
SPECJALNOŚĆ / SPECIALTY		
Uprawnienia budowlane do projektowania i kierowania robotami budowlanymi bez ograniczeń w specjalności instalacyjnej w zakresie sieci, instalacji i urządzeń elektrycznych i elektroenergetycznych		
SPRAWDZIŁ / VERIFIED BY		
MGR INŻ. TOMASZ NIEDWIECKI		
NR DEC. O NADANIU UPRAWNIENIA		
PDL/0058/POOE/11		
PODPIS / SIGNATURE		
SPECJALNOŚĆ / SPECIALTY		
Uprawnienia budowlane do projektowania bez ograniczeń w specjalności instalacyjnej w zakresie sieci, instalacji i urządzeń elektrycznych i elektroenergetycznych		
OPRACOWANIE / DRAFTED BY		
MGR INŻ. ADAM PUSTELNIK		
PODPIS / SIGNATURE		
TEMAT / SUBJECT		
Nr rysunku / Drawing number		
REWIZJA		
Widok projektowanej szafy RACK PPD		
E-05		
DATA / DATE		
MARZEC 2021		
SKALA / SCALE		
b/s		