



ZA_RZ_RZUT PRZYZIEMIA -
Trafostacja

1 : 100

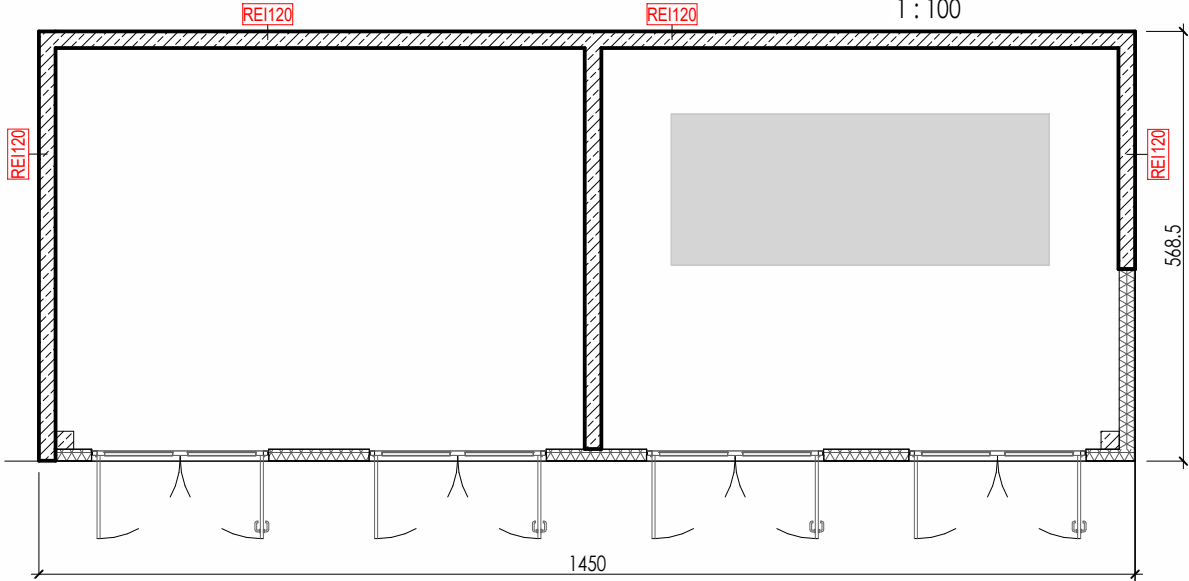


ZA_RZ_RZUT DACHU - Trafostacja


1 : 100

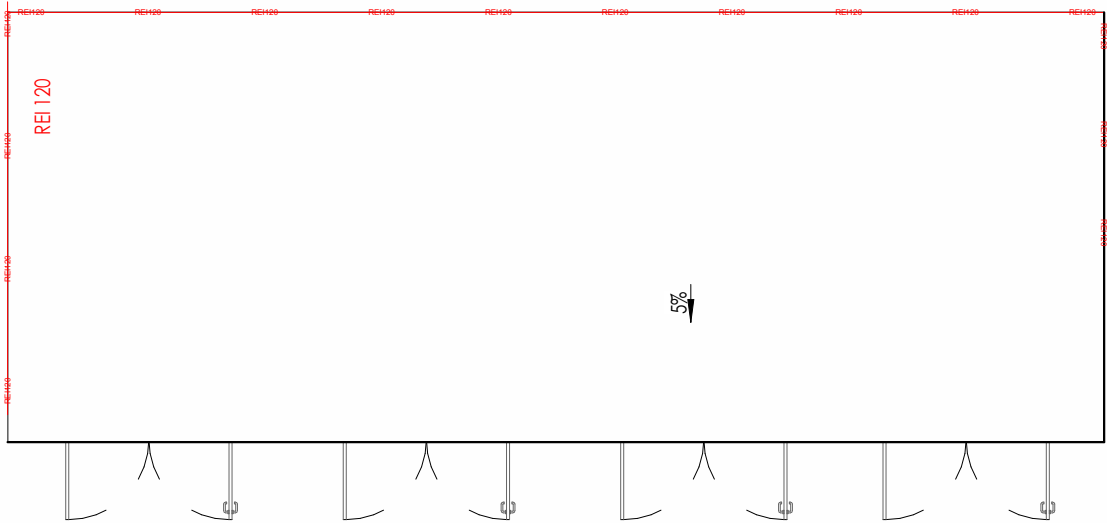



Poziom D1 +4.50 m

 

Poziom 01 +3.30 m

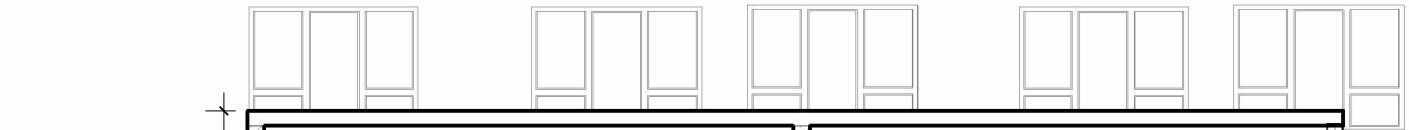

Poziom 00 +0.00 m

 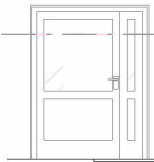


Trafostacja-przekrój podłużny


1 : 100



 Poziom D1 +4.50 m



Poziom 01 +3.30 m

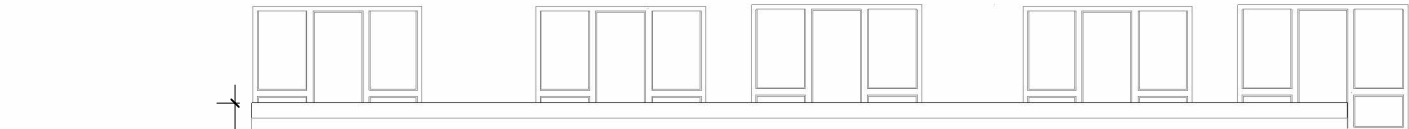

Poziom 00 +0.00 m



Trafostacja-elewacja

1 : 100

Przedmiotowy projekt jest chroniony prawem autorskim zgodnie z Ustawą z dnia 4 lutego 1994 r. o prawie autorskim i prawach pokrewnych

Investor: Specjalistyczny Szpital Wojewódzki w Ciechanowie
ul. Powstańców Wielkopolskich 2, 06-400 Ciechanów

Projektant generalny / Architektura: Graph'it sp. z o.o.
ul. Słopińska 22/30/424
00-739 Warszawa
www.graphit.pl

Nazwa inwestycji: ROZBUDOWA SOR w Specjalistycznym Szpitalu Wojewódzkim w Ciechanowie
(w zakresie pozwolenia: rozbudowa i przebudowa budynku C, przebudowa klatki schodowej w budynku B oraz budowa trafostacji)

Adres inwestycji: ul. Powstańców Wielkopolskich 2
06-400 Ciechanów

Branża projektowa: Architektura
Etap projektu: PROJEKT BUDOWLANY

Projektant: mgr inż. arch. Kamila Miryn
nr upr.30/PDOKK/2018
Projektant: mgr inż. arch. Katarzyna Malinowska
MA/021/22

Sprawdzający: mgr inż. arch. Gabriela Polewczyk

Opracowanie: Jakub Waszkowski
Amelia Muskała

Alicja Kaczanowska
Olivia Kłosowska

Natalia Szewczyk
Radosław Niedzielski

Nazwa rysunku: Trafostacja
Strefa: ZA

element projektu budowlanego: PROJEKT ARCHITEKTONICZNO - BUDOWLANY

Skala: 1:100
Format wydruku: A3 (420x297)
Data wydania: 07/08/24

Numer dokumentu: Numer projektu, Etap, Podmiot, Branża, Strefa, Typ, Poziom, Numer rysunku

24008 _ PB _ GPH _ AR _ ZA _ PR _ LA _ 7001